


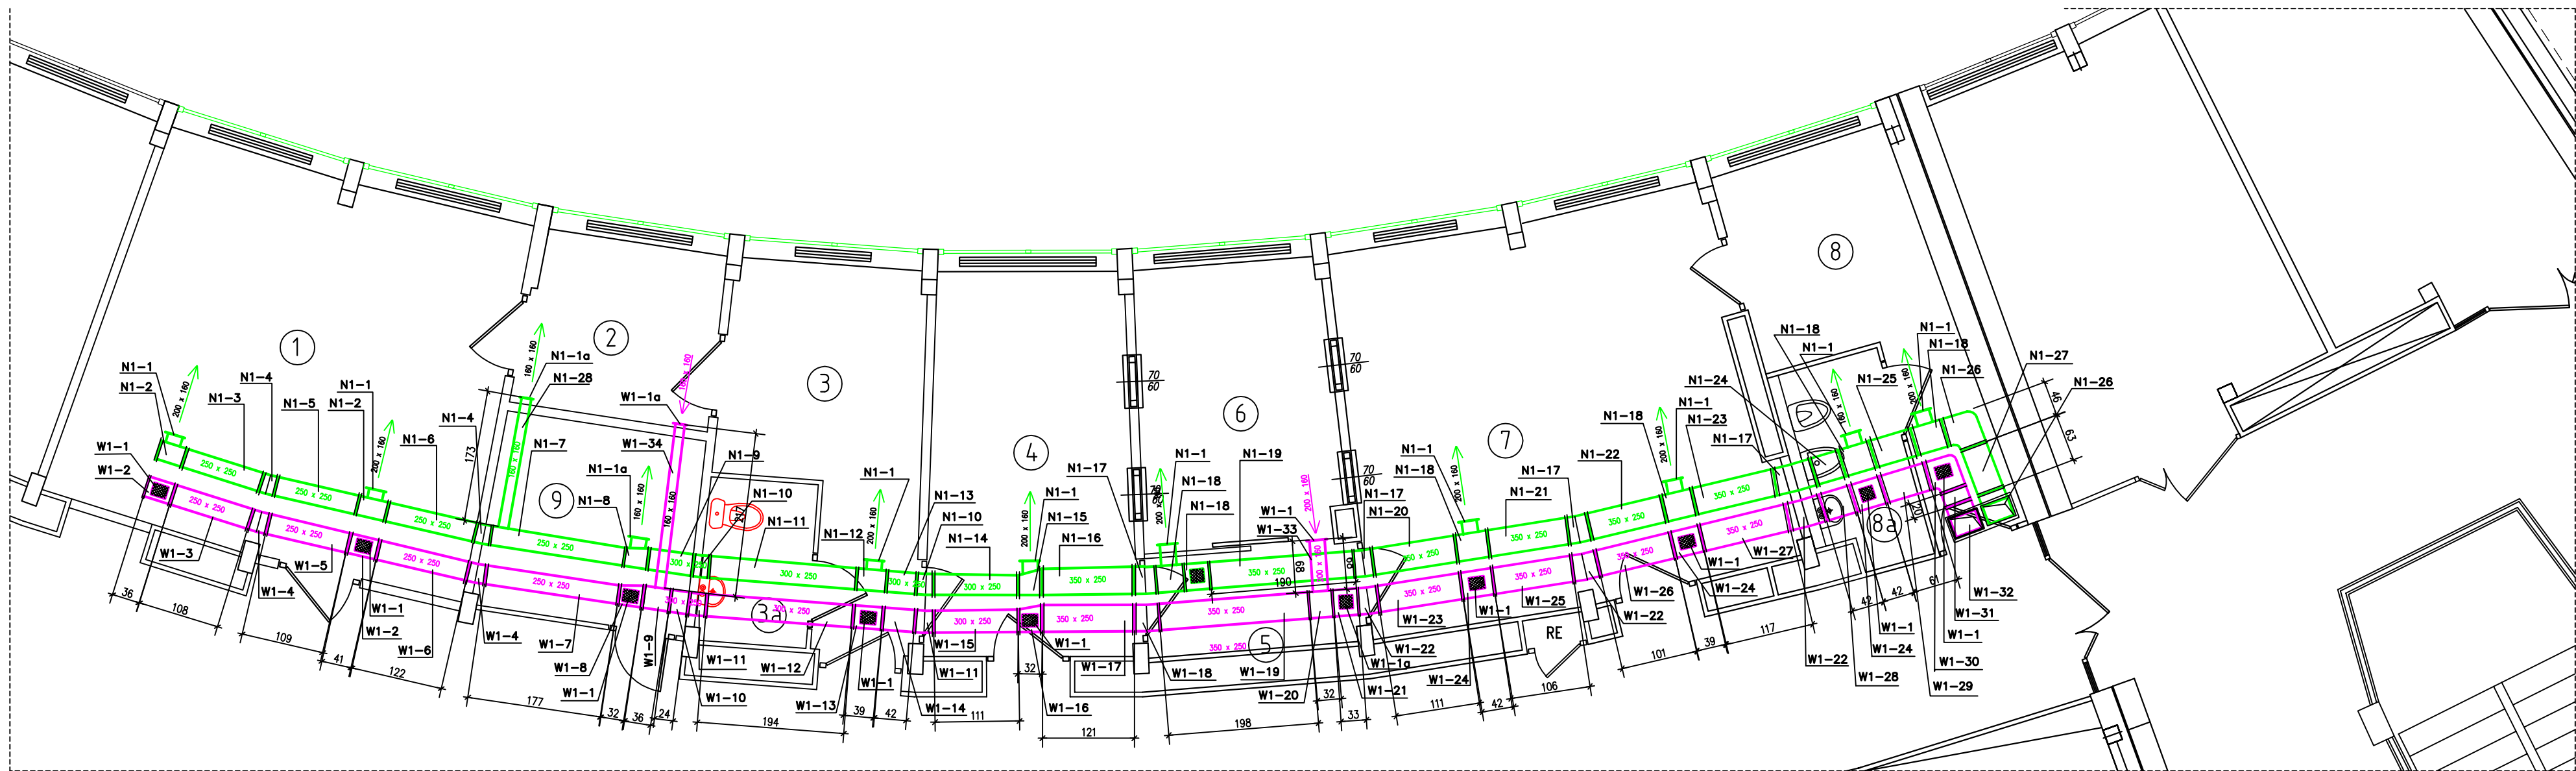

B I L A N S P O W I E R Z C H N I				
Rzut segmentu 4c				
NR. POM.	NAZWA POMIESZCZENIA	RODZAJ POSADZKI	POW. NETTO	POW. UŻYTK.
1	Duodenoskop	—	—	—
2	Korytarz	—	—	—
3	Pokój opisowy	—	—	—
3a	W-c	—	—	—
4	Gastroskopia	—	—	—
5	Korytarz	—	—	—
6	Mypia	—	—	—
7	Kolonoskopia	—	—	—
8	Pokój przygotowawczy pacjenta	—	—	—
8a	W-c	—	—	—
9	Magazynek	—	—	—

obiekt adres bud.	Wojewódzki Szpital Zespolony ul. Poznańska 79, 62-800 Kalisz		data miesiąc
Modernizacja pomieszczeń Pracowni Endoskopii – kondygnacja 4c Kalisz, ul. Poznańska 79			skala 1:50
rysunek	Rzut segmentu 4C – Wentylacja		
branża	SANITARNIA		nr uprawnień
opracował	inż. Włodzimierz Warkocz	UAN 7342-37/93	podpis

RZUT SEGMENTU 4c

SKALA 1:50